



2 PARTER
WC CHŁOPCÓW

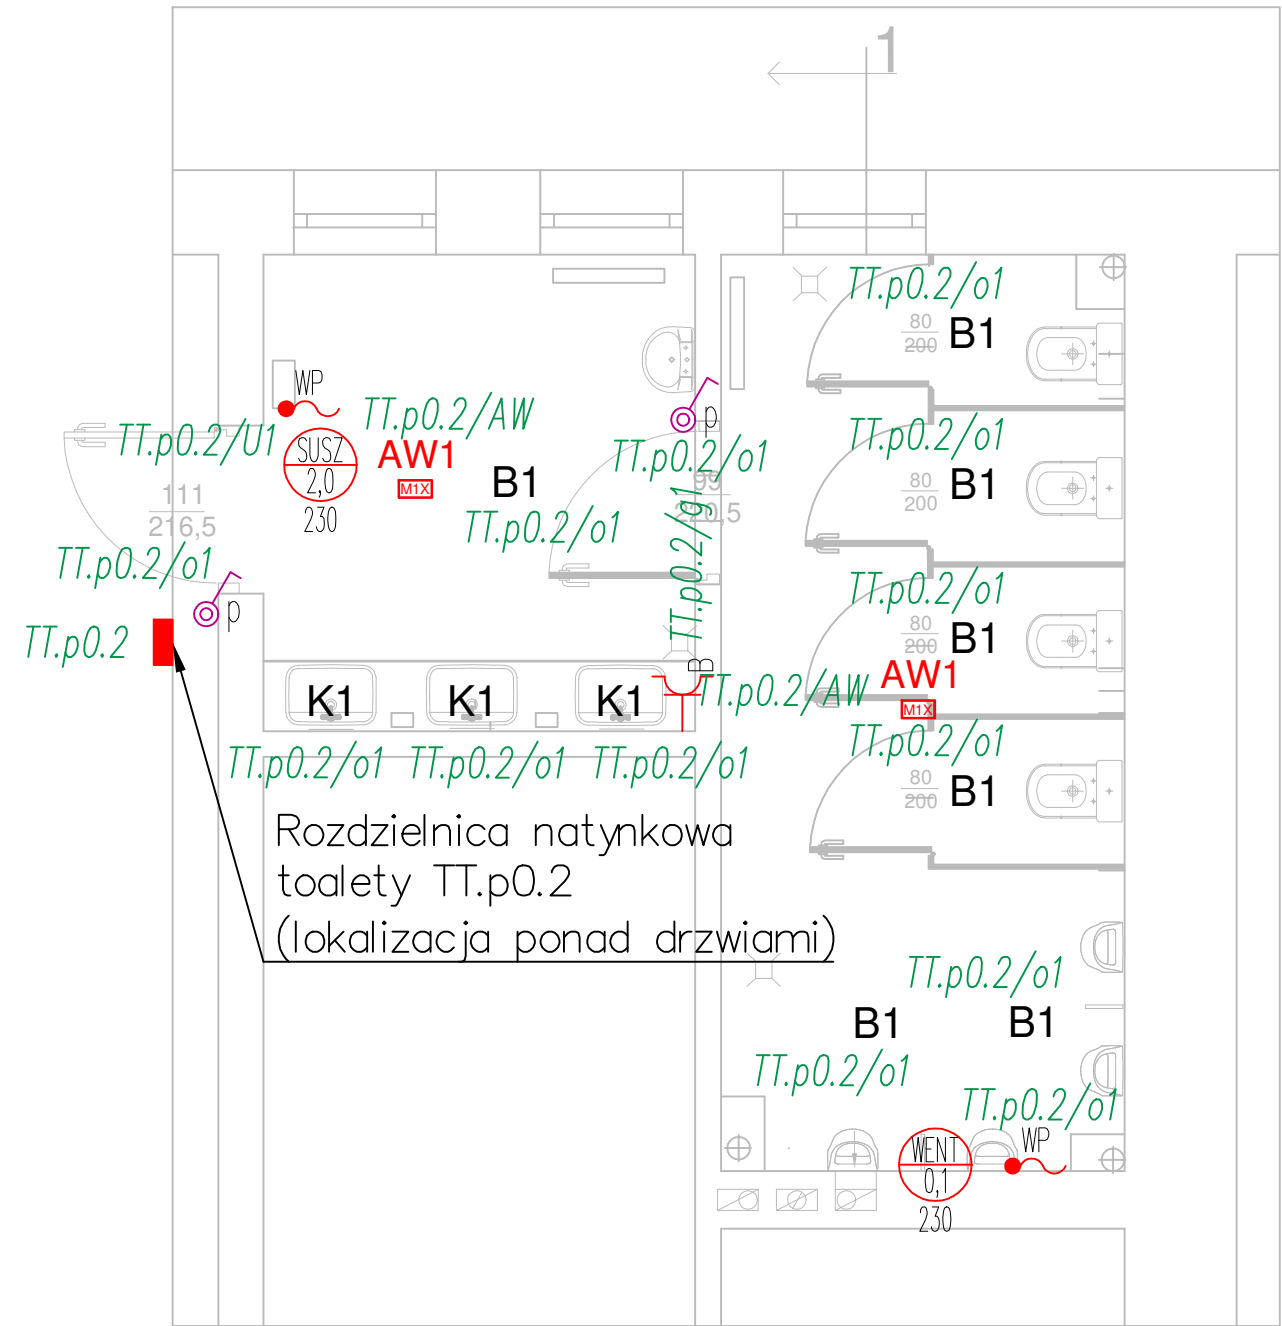

RZUT PARTERU 1:50

Uwaga: Rozdzielnicę toalety zasilić z najbliższej istniejącej puszk. Zaleca się w przyszłości wykonanie nowego zasilania do rozd. toalety z rozd. T-20

LOKALIZACJA WC
PARTER

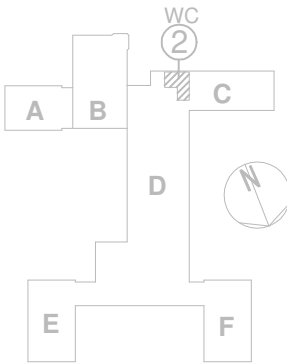

LEGENDA OPRAW OŚWIETLENIOWYCH

- B1 moc: maksymalnie 11W, strumień świetlny: minimum 1510lm, IP44
- B2 moc: maksymalnie 16W, strumień świetlny: minimum 2090lm, IP54
- K1 moc: maksymalnie 11W, strumień świetlny: minimum 1390lm, IP44
- AW1 prostokątna oprawa awaryjna, optyka symetryczna, montaż natynk/podtynk, IP65, IK08, czas podtrzymania 1h, Autotest, Bateria LiFePO4, strumień świetlny 371 lm
- Gniazdo wtyczkowe, pojedyncze, podtynkowe 16 A; 250 V; IP44
- Wypust przyłączeniowy
- Urządzenie zasilane energią elektryczną
- Łącznik oświetleniowy, jednobiegunowy podtynkowy (p) bez lampki sygnalizacyjnej 16 A; 250 V; IP44
- Łącznik oświetleniowy, schodowy podtynkowy (p) bez lampki sygnalizacyjnej 16 A; 250 V; IP44
- Rozdzielnica projektowana

D S W PROJEKT SP. Z O.O.

adres: ul. Św. Barbary 14/36, 41-516 Chorzów
e-mail: dsw@dswprojekt.pl
telefon: 736 249 068
strona: dswprojekt.pl

TEMAT:
OPRACOWANIE DOKUMENTACJI PROJEKTOWEJ PRZEBUDOWY POMIESZCZEŃ SANITARNYCH W BUDYNKU ZESPOŁU SZKÓŁ CHEMICZNO - MEDYCZNYCH I OGÓLNOKSZTAŁCĄCYCH W TARNOWSKICH GÓRACH

OBIEKT:
BUDYNEK ZESPOŁU SZKÓŁ CHEMICZNO - MEDYCZNYCH I OGÓLNOKSZTAŁCĄCYCH W TARNOWSKICH GÓRACH, PRZY UL. OPOLSKIEJ 26

INWESTOR:
POWIAT TARNOGÓRSKI
UL. KARŁUSZOWIEC 5, 42-600 TARNOWSKIE GÓRY

PROJEKTANCI:
projektant branża elektr. MGR INŻ. ŁUKASZ MARCINKOWSKI upr. nr SLK/7788/PWBE/18
sprawdzający branża elektr. MGR INŻ. SŁAWOMIR KUBANEK upr. nr SLK/6159/PWBE/15

TEMAT RYSUNKU:

INSTALACJE
ELEKTRYCZNE
WC 2
RZUT
PARTERU

FAZA:
PROJEKT
TECHNICZNY

DATA:
CZERWIEC
2022

NR RYS.:
E-02

SKALA:
1:50

NR STR.: